

Infos:
 Abmessungen: Länge 26.95m, Breite 6.05m, Höhe 2.86/3.05m (Innenh. ca. 2.30/2.50m) bestehend aus 11 SOSAG Boxen à 6.05x2.45m gekoppelt

Zimmer:

- 2 Klassenzimmer à ca. 59m² (Aussenmass)
- 2 WC Herren, 2 WC Damen
- Eingangsbereich mit Garderobe

Ausführung:

- 1 Aussentüre Eingang, Glas (U=1.1)
- 2 Innentüren 80cm breit zu Schulzimmer
- 4 Innentüren 65cm Metall zu WCs
- 15 Doppelfenster Dreh/Kipp mit Rollladen (U=0.62)
- 4 Sanitärfenster (U=1.1)
- Trennwände für WC-Anlagen
- Innenwände Sanitär mit Carris verkleidet

Isolation:

- Aussenwände: 200mm ISOVER (U-Wert 0.15)
- Boden: 200mm ISOVER (U-Wert 0.15)
- Decke: 200mm ISOVER (U-Wert 0.15)
- Innenwände: 100mm Mineralwolle
- bzw. Systemnachweis

Alle Wände innen weiss

Elektrische Installation:

- 11 Grundinstallationen mit Ein/Ausgang, Verteiler, FI-Schalter etc.

- 7 Lichtschalter/Steckdosen

- 18 Einzelsteckdosen 230V

- 12 Einzelsteckdosen 230V separat abgesichert (Heizungen/Boiler)

- 31 FL-Lampen Zflaming mit Raster

- 4 Rundlampen in WCs

- Heizung/Klima kombiniert (WC/Garderobe mit Elektroheizung)

Sanitär Installation:

- 4 Toiletten mit Spülkasten

- 6 Lavabos mit Kristallspiegel

- 6 Untertischspeicher 5lt.



Garderoben:

- 2 Garderobenbänke 2m doppelseitig inkl. Kleiderhaken

- 3 Garderobenbänke 2m einseitig inkl. Kleiderhaken




- 2 Garderobenbänke 1.5m einseitig inkl. Kleiderhaken

- (Änderungen vorbehalten)

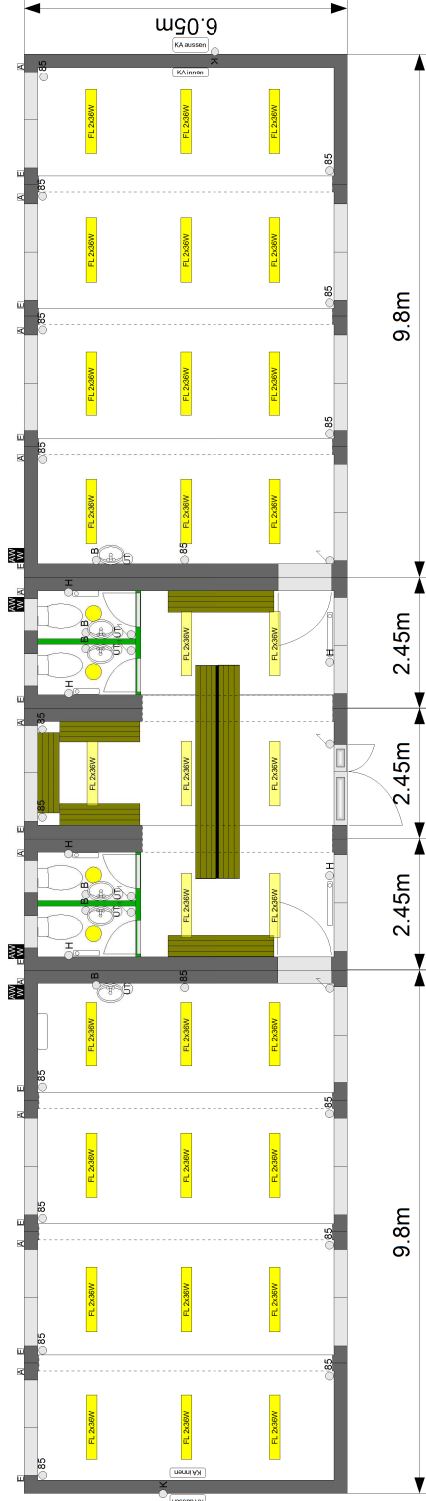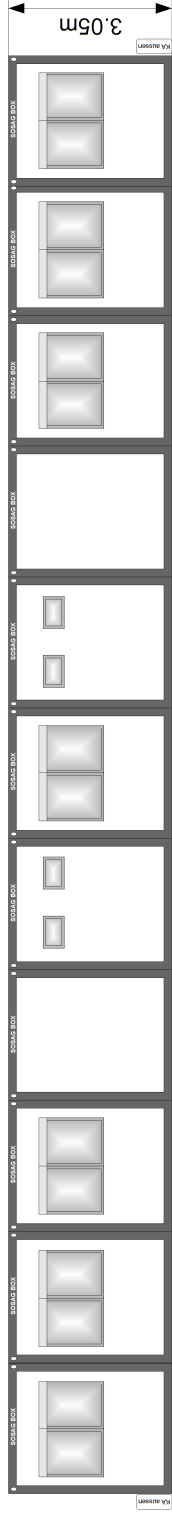

- Schalter/Steckdose
- 85 Steckdose ca. 85cm ab Boden
- 30 Steckdose ca. 30cm ab Boden
- H Steckdose Heizung
- K Steckdose Klimaanlage
- 3F Steckdose 3fach
- B Steckdose Boiler
- Abwasser
- Wasseranschluss
- Stromanschluss Eingang/Ausgang

SOSAG BOX TR Schulhaus DL L:26.95 x B:6.05 x H:2.86/3.05m	Massstab: 1:100 Gezeichnet: SM 05.06.2015 Geändert: -
Ansichten und Grundrissbeispiel	SOSAG Baugeräte AG Allmendstrasse 3, 8422 Pfungen Tel. 052 315 39 22 info@sosag.ch

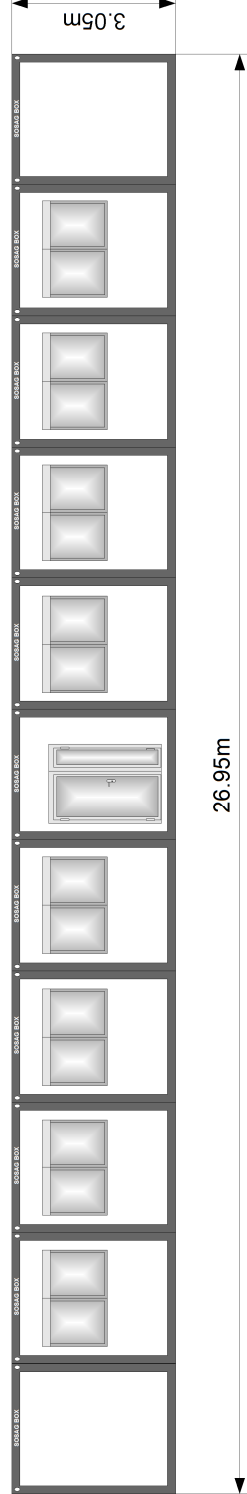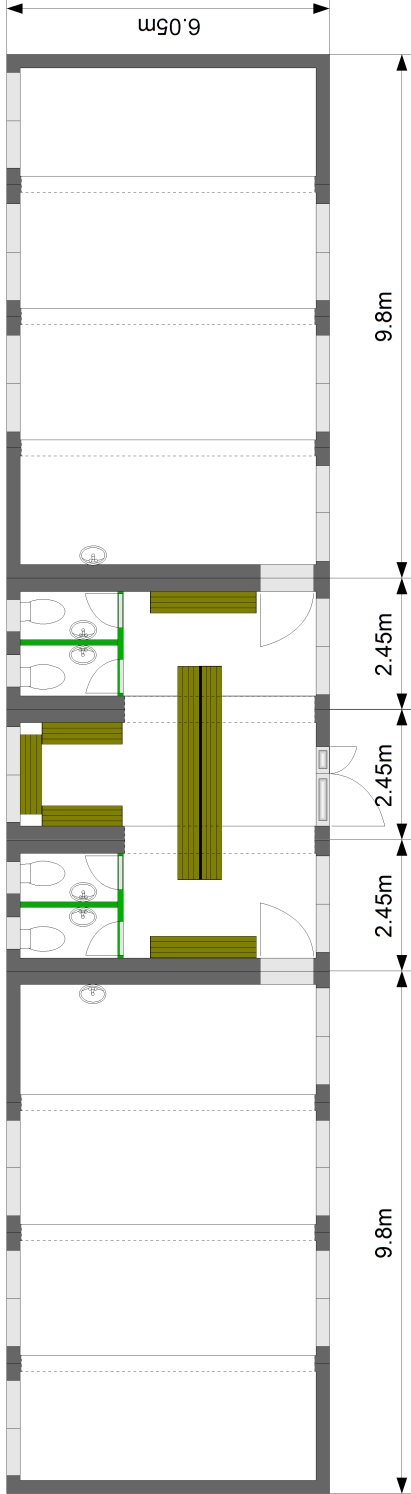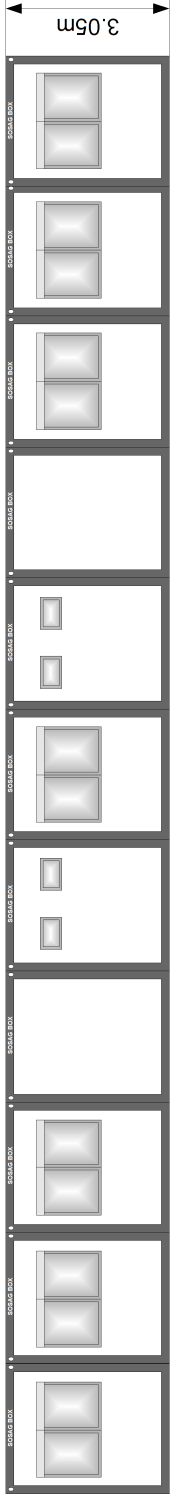

SOSAG BOX TR Schulhaus DL L:26.95 x B:6.05 x H:2.86/3.05m	Massstab:	1:100
	Gezeichnet:	SM 05.06.2015
	Geändert:	-
Ansichten und Grundrissbeispiel		
SOSAG Baugeräte AG Allmendstrasse 3, 8422 Pfungen Tel. 052 315 39 22 info@sosag.ch		