

Info:
 - Ausmassen:
 - Länge 31,85m, Breite 6,05m, Höhe 2,86/3,05m (Innenh. ca. 2,30/2,50m)
 - bestehend aus 13 SOSAG Boxen à 6,05x2,45m geteilt

Zimmer:
 - 2 Konferenzzimmer à ca. 74m² (Aussemass)
 - 2 WC Herren, 2 WC Damen
 - Eingangsbereich mit Garderobe

Ausführung:
 - 1 Eingang, Glas (U=1,1)
 - 2 Innentüren 80cm breit zu Schulzimmer
 - 4 Innentüren 65cm Metall zu WCs
 - 17 Doppelfenster Dreh/Kipp mit Rollläden (U=0,62)
 - 4 Sanitärfenster (U=1,1)
 - Trennwände für WC-Anlagen

Materialien:
 - Aussenwände: 200mm ISOVER (U-Wert 0,15)
 - Boden: 200mm ISOVER (U-Wert 0,15)
 - Decke: 200mm ISOVER (U-Wert 0,15)
 - Innenwände: 100mm Mineralwolle

Alle Wände innen weiss

Innenwände Sanitär mit Cetris verkleidet

Elektrische Installation:
 - 13 Grundinstallationen mit Ein/Ausgang, Verteiler, FI-Schalter etc.

Sanitärinstallation:
 - 12 Einzelsteckdosen 230V separat abgesichert (Heizungen/Boiler)

Sanitärinstallation:
 - 34 FL-Lampen Zflämmung mit Raster

Sanitärinstallation:
 - 4 Rundlampen in WCs

Sanitärinstallation:
 - 4 Toiletten mit Spülkasten




Sanitärinstallation:
 - 6 Lavabos mit Kristallspiegel

Sanitärinstallation:
 - 6 Unterentspeicher Sit.

Garderoben:
 - 3 Garderobebänke 2m doppelreihig inkl. Kleiderhaken

Garderoben:
 - 3 Garderobebänke 2m einreihig inkl. Kleiderhaken

Garderoben:
 - 2 Garderobebänke 1,5m einreihig inkl. Kleiderhaken (Änderungen vorbehalten)

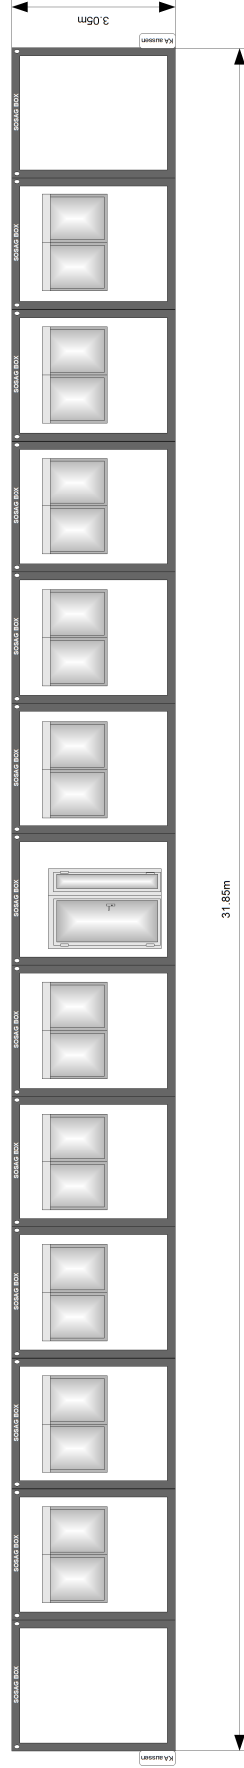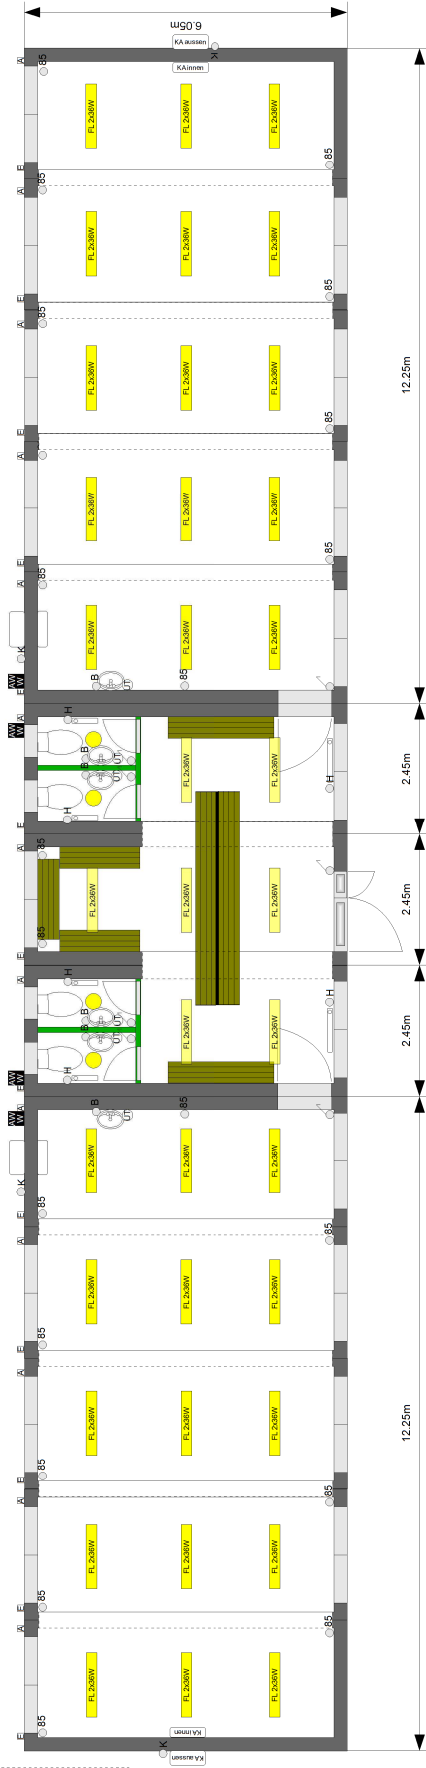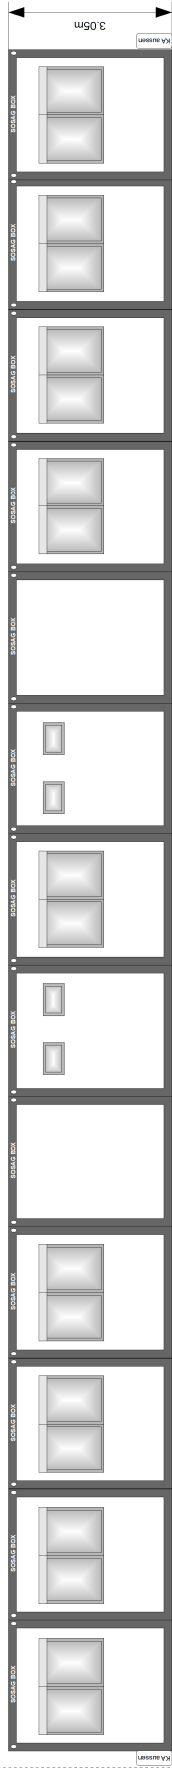




- 85 Schalter/Steckdose
- 85 Steckdose ca. 85cm ab Boden
- 30 Steckdose ca. 30cm ab Boden
- H Steckdose Heizung
- K Steckdose Klimaanlage
- 3F Steckdose 3fach
- B Steckdose Boiler
- Abwasser
- ⊠ Wasseranschluss
- ⊠ Stromanschluss Eingang/Ausgang

SOSAG BOX TR Schulhaus DL
 L:31.85 x B:6.05 x H:2.86/3.05m

Massstab: 1:100
 Gezeichnet: SM 05.06.2015
 Geändert: -

Ansichten und Grundrissbeispiel

SOSAG Baugeräte AG
 Allmendstrasse 3, 8422 Pfungen
 Tel. 052 315 39 22
 info@sosag.ch

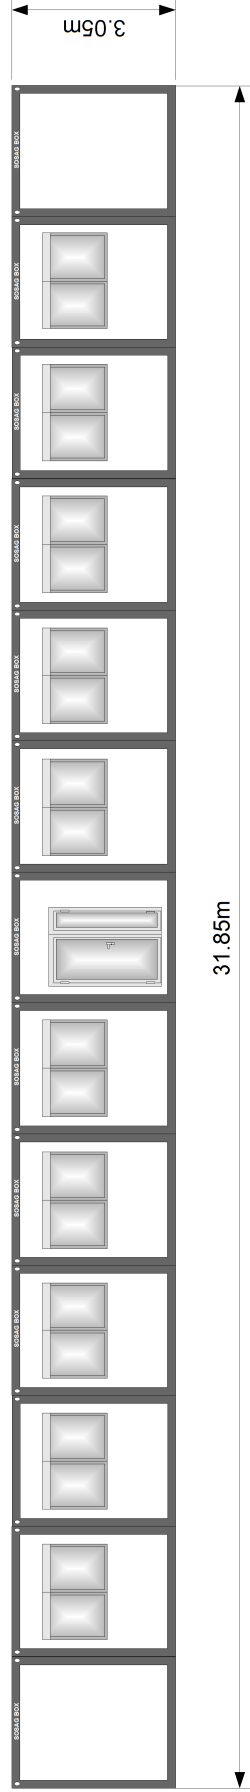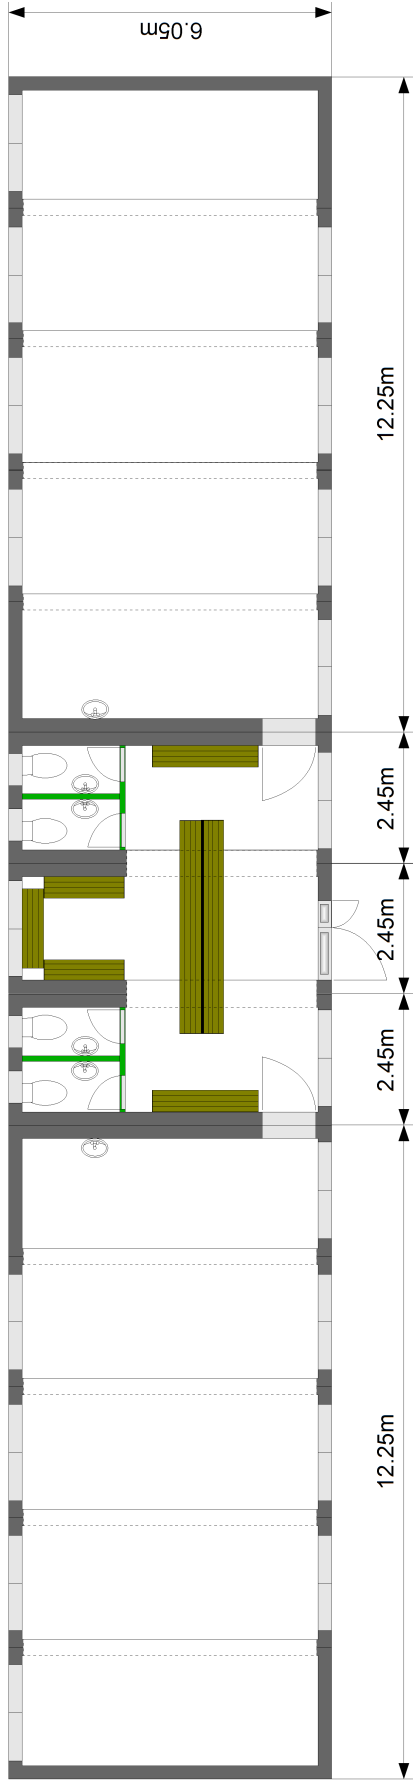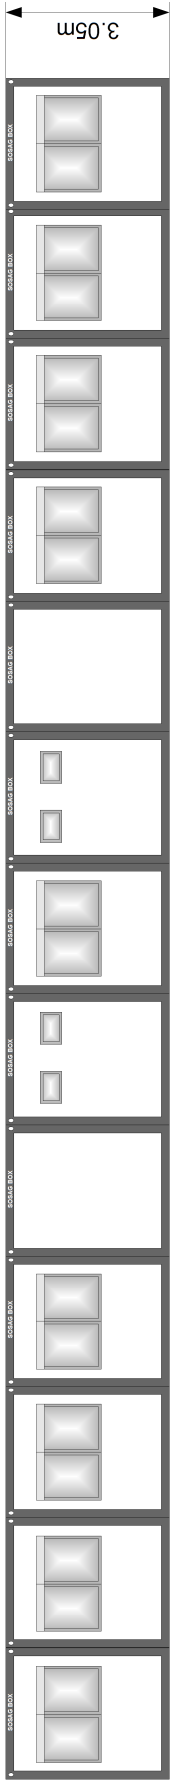

SOSAG BOX TR Schulhaus DL
 L:31.85 x B:6.05 x H:2.86/3.05m

Massstab: 1:100
 Gezeichnet: SM 05.06.2015
 Geändert: -

Ansichten und Grundrissbeispiel

SOSAG Baugeräte AG
 Allmendstrasse 3, 8422 Pfungen
 Tel. 052 315 39 22
 info@sosag.ch